

ВЕДОМОСТЬ РАБОЧИХ ЧЕРТЕЖЕЙ ОСНОВНОГО КОМПЛЕКТА МАРКИ "ОВ"

Лист	Наименование	Примечание
1	Общие данные	
2	Водоснабжение. План 1 этажа	
3	Водоснабжение. План 2 этажа	
4	Водоснабжение. План 3 этажа	
5	Водоснабжение. План 4 этажа	
6	Водоснабжение. План 5 этажа	
7	Канализация. План подвала	
8	Канализация. План 1 этажа	
9	Канализация. План 2-5 этажа	
10	Принципиальная схема присоединения коллекторного шкафа, бойлера	
11	Схемы систем В1	
12	Схемы систем Т3	
13	Схемы систем К1	

Ведомость ссылочных и прилагаемых документов

Обозначения	Наименование	Примечание
	Ссылочные документы	
ГОСТ 21.205-93	Условные обозначения элементов санитарно-технических систем..	
	Прилагаемые документы	
01-11-ИОС 2.С	Спецификация оборудования, изделий и материалов	

Условные обозначения

— В1 —

Т3

К1

Водопровод хоз-питьевой

Трубопровод горячей воды, подающий

Канализация бытовая

Общая часть

Проект хозяйственно-питьевого, горячего водоснабжения, хозяйственно-бытовой, и канализации помещений душевых выполнен на основании технического задания на проектирование с учетом требований действующих строительных норм и правил Российской Федерации: СП 30.13330.2020 «Внутренний водопровод и канализация зданий»; СП 73.13330.2016 «Внутренние санитарно-технические системы»; СП 118.13330.2012 «Общественные здания и сооружения»

Проектируемые системы В1, Т3, К1, подключаются к соответствующим существующим централизованным наружным сетям.

Внутреннее хозяйственно-питьевое водоснабжение.

Водоснабжение предусмотрено от существующего стояка с перекладкой труб диаметром не менее существующего из наружной сети хозяйственного водопровода (В1). Ввод расположен в подвале здания.

Расходы и напоры воды хозяйственно-питьевого водопровода регулируются в существующей котельной. Требуемый напор Нтр.= 24,0 м

Стояк подключается к существующему и прокладываются вдоль стен. Разводка поэтажная -коллекторная. У основания стояков предусматривается арматура для отключения от магистрали, спускные краны и фильтры, предназначенные для очистки воды от мех. примесей. Все трубопроводы теплоизолированы трубками из вспененного полиэтилена фирмы «Termaflex». Толщина изоляции - 6-13 мм.

Горячее водоснабжение

В здании горячая вода используется на хозяйственно-питьевые (умывальники, душевые, мойки).

Источником горячей воды на хозяйственно-питьевые нужды является котельная, расположенная на территории завода, и электрические бойлеры, расположенные в помещении душевых на 2, 4 и 5 этажах душевых. На нужды в ремонтный период, вода подается через бойлер.

Стояк подключается к существующему и прокладываются вдоль стен. Разводка поэтажная -коллекторная. У основания стояков предусматривается арматура для отключения от магистрали, спускные краны и фильтры, предназначенные для очистки воды от мех. примесей. Все трубопроводы теплоизолированы трубками из вспененного полиэтилена фирмы «Termaflex». Толщина изоляции - 6-13 мм.

Трубопроводы прокладываются с уклоном 0.002 в сторону ближайшего спускного вентиля. Опорожнение трубопроводов холодного и горячего водоснабжения через спускные вентили, с помощью поливочных шлангов в ближайший сантехнический прибор.

Внутренняя канализация

Для отвода стоков от санприборов запроектирована внутренняя сеть бытовой канализации (К1) с последующим отводом в наружную сеть бытовой канализации.

Проектом предусматривается устройство бытовой канализация для отвода сточных вод от умывальников, душевых. Подбор умывальников, сеток к душевым трапам выполняется в дизайн проекте.

Разводка канализационных сетей в душевых осуществляется под потолком нижележащего этажа. Диаметры отводных труб от санитарных приборов приняты не менее приведенных. Трубы прокладываются с уклоном 0,02.

Система внутренней бытовой самотечной канализации предусмотрена из ПВХ труб и фасонных частей фирмы.


Все оборудование и материалы, применяемые в проекте, отвечают действующим нормам Российской Федерации и имеют соответствующие и необходимые гигиенические сертификаты.


Участки трубопроводов, заключенные в гильзы, в местах прокладки трубопроводов через стены и перекрытия не должны иметь стыков. До установки в гильзу трубопроводы должны быть изолированы. Зазоры между трубопроводами и гильзами должны быть уплотнены несгораемым материалом.

При выполнении монтажа трубопроводов должны быть обеспечены:прочность и герметичность соединений трубопроводов и присоединение их к арматуре и приборам; надежность закрепления труб на опорных конструкциях, возможность их осмотра, а также промывки и продувки.

						12 -1 - 21 - ВК			
						"Ростовский литейный завод" по адресу г.Ростов-на-Дону, ул.Менжинского, 2д			
Изм.	Кол.уч	Лист	№ док.	Подпись	Дата	Санитарно-бытовые помещения цеха серого чугуна, Литер Н	Стадия	Лист	Листов
Разработал		Щеглова			11.21.		Р	1	13
Проверил		Пузырный			11.21.				
						Общие данные	ООО "Проф-Инженерия"		
Н. контроль		Пузырный			11.21.				

Формат А3

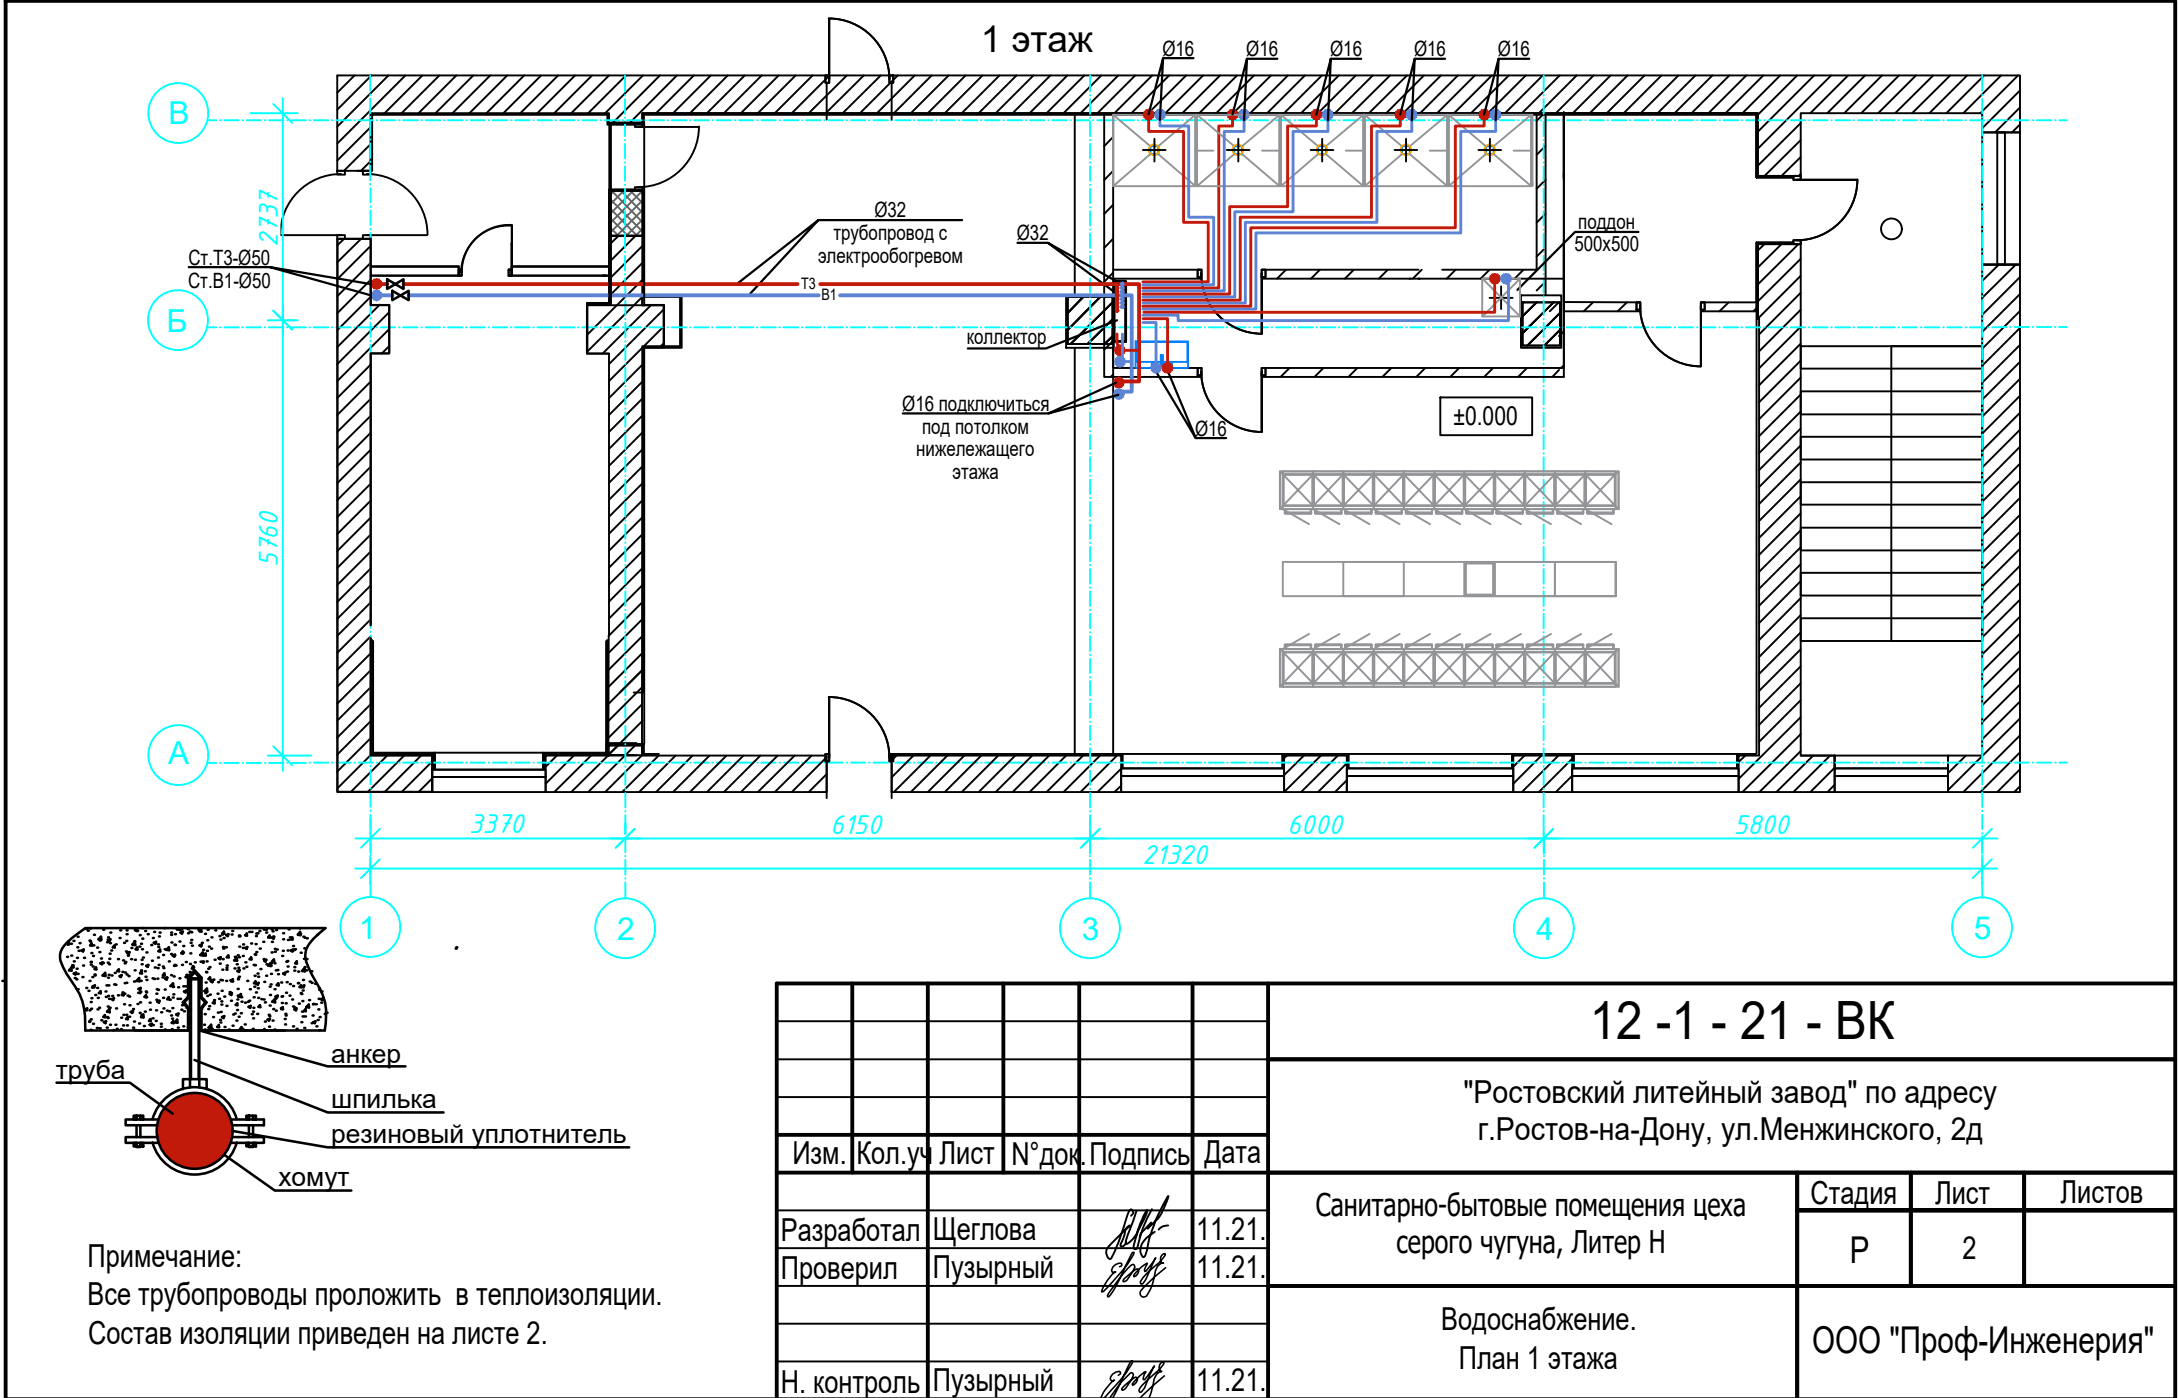


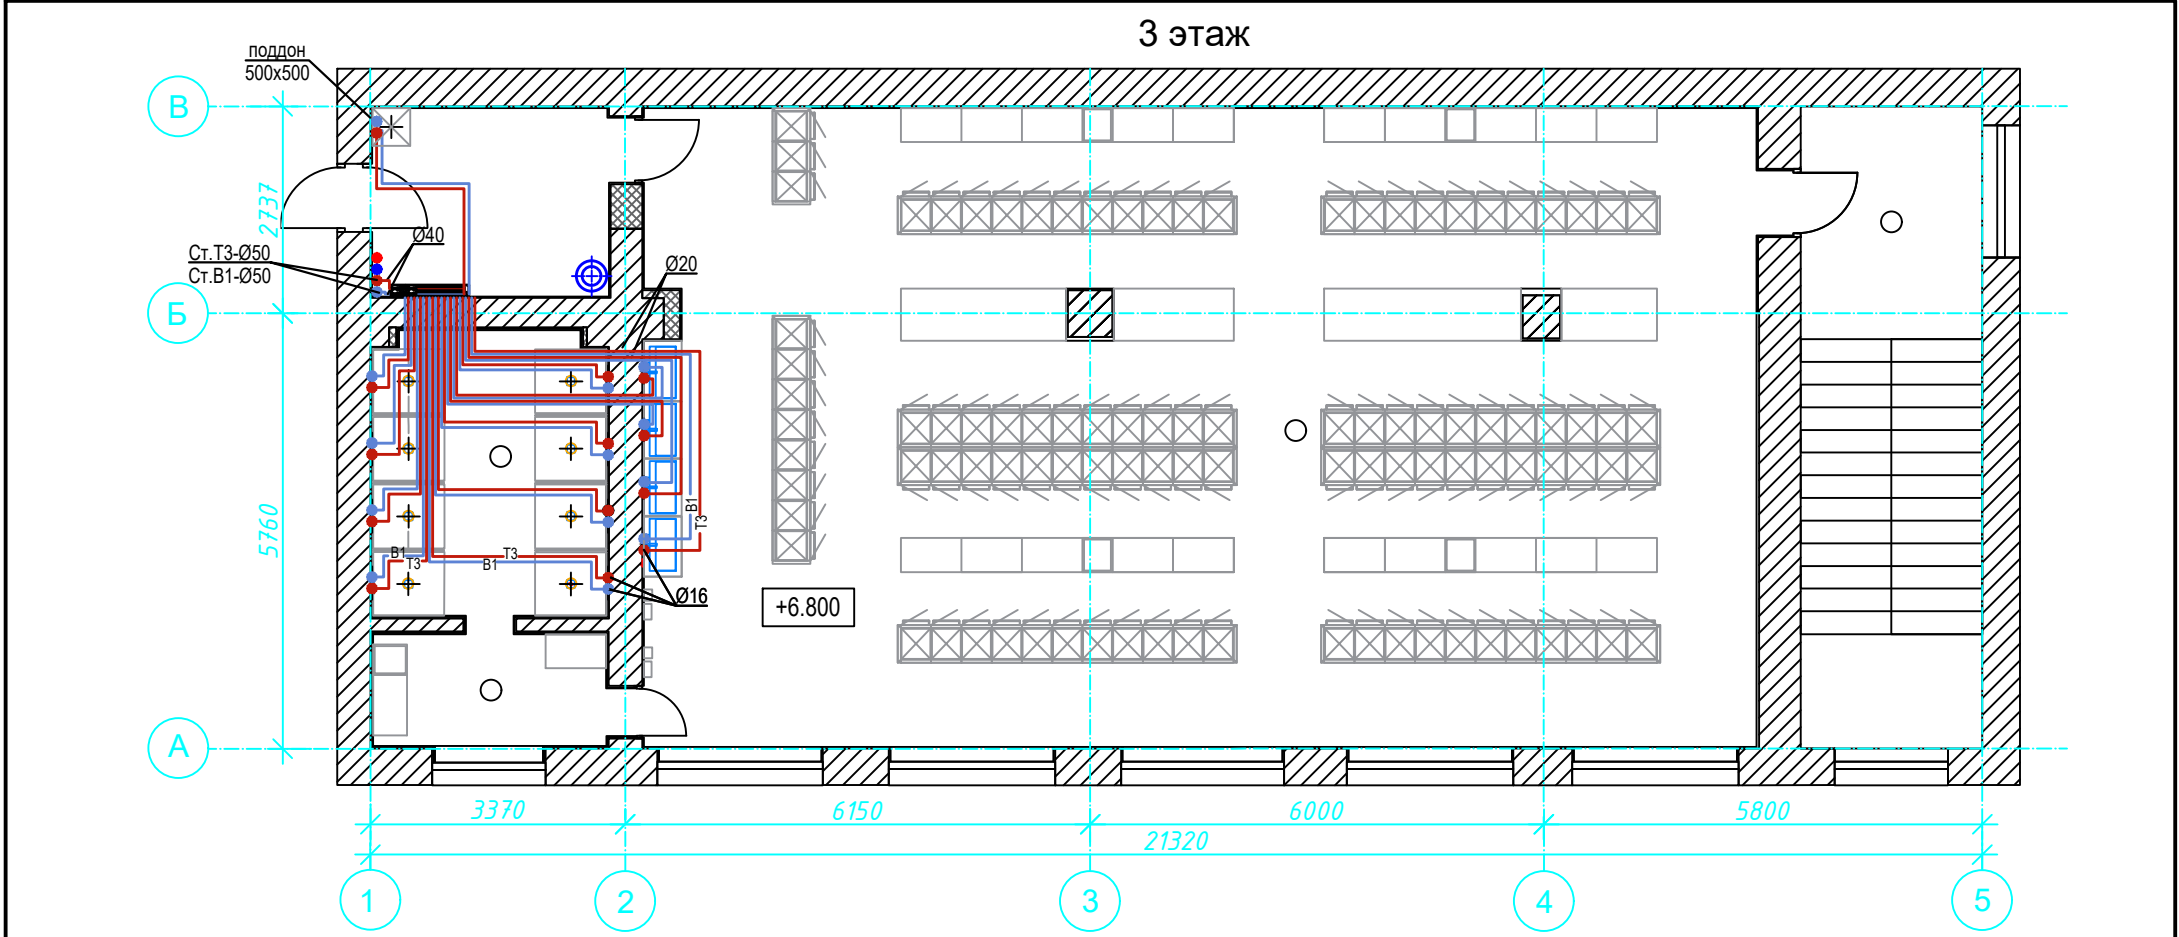

Примечание:
Все трубопроводы проложить в теплоизоляции.
Состав изоляции приведен на листе 2.

						12 -1 - 21 - ВК				
						"Ростовский литейный завод" по адресу г.Ростов-на-Дону, ул.Менжинского, 2д				
Изм.	Кол.уч	Лист	№ док.	Подпись	Дата					
						Санитарно-бытовые помещения цеха серого чугуна, Литер Н		Стадия	Лист	Листов
Разработал	Щеглова				11.21.			Р	4	
Проверил	Пузырный				11.21.	Водоснабжение. План 3 этажа		ООО "Проф-Инженерия"		
Н. контроль	Пузырный				11.21.					

4 этаж

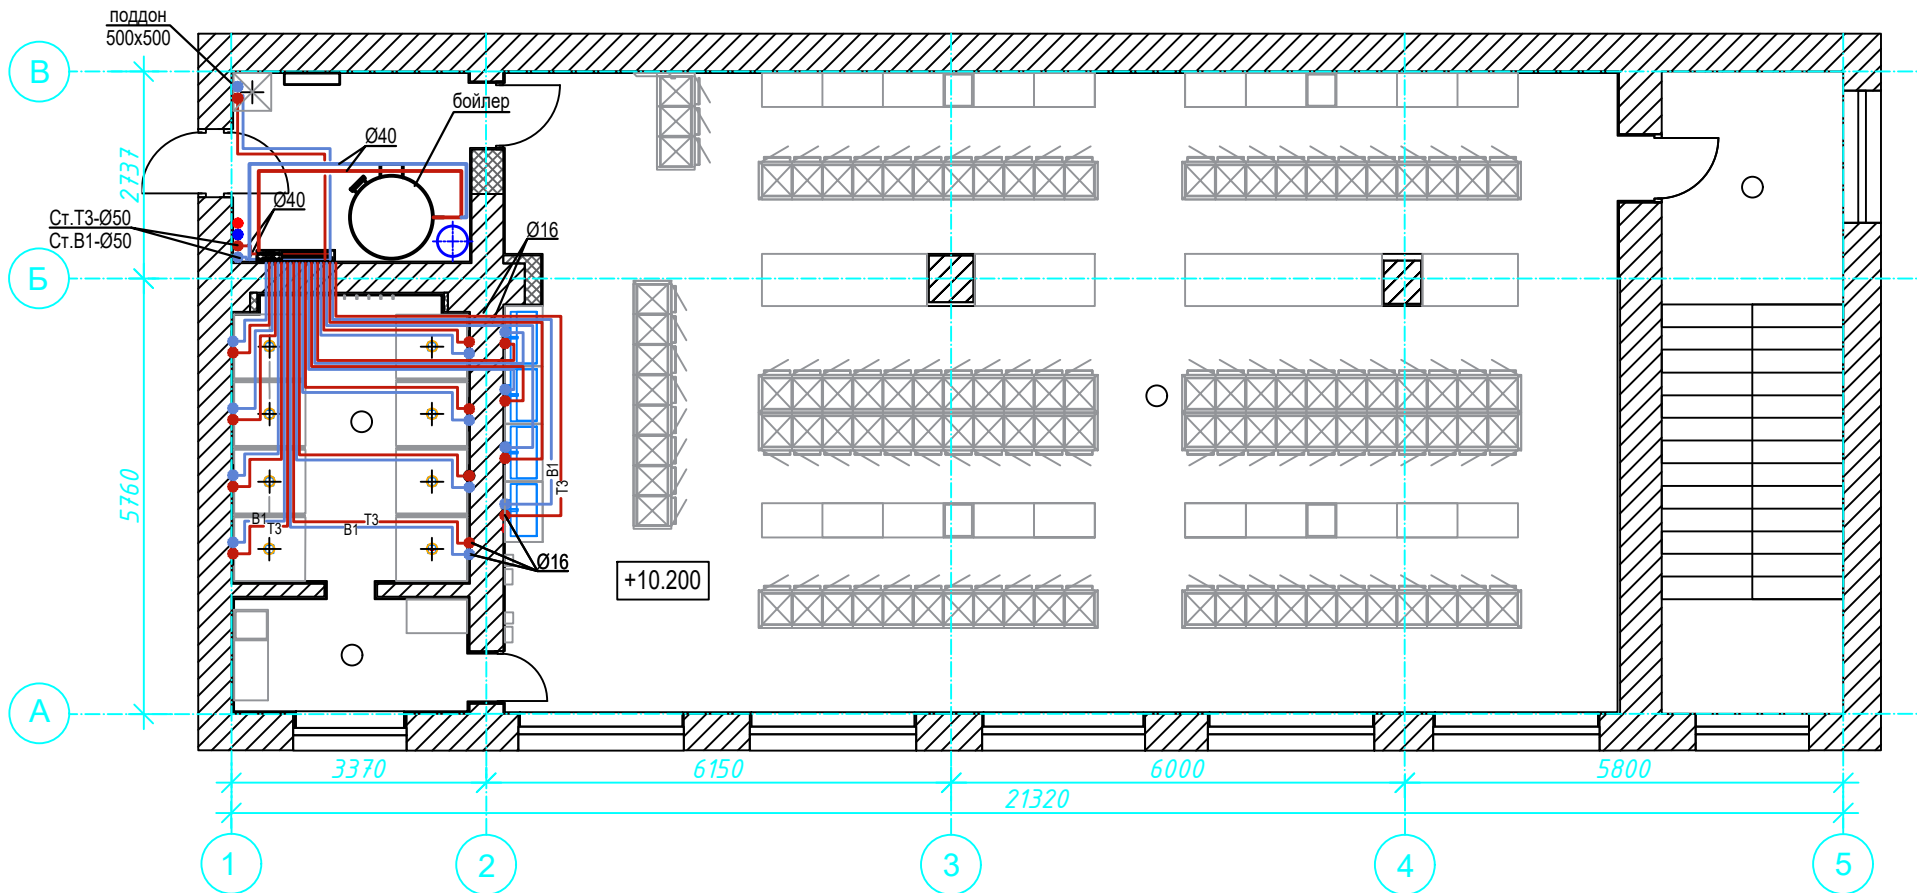


Примечание:

Все трубопроводы проложить в теплоизоляции.
Состав изоляции приведен на листе 2.


						12 -1 - 21 - ВК			
						"Ростовский литейный завод" по адресу г.Ростов-на-Дону, ул.Менжинского, 2д			
Изм.	Кол.уч	Лист	№ док.	Подпись	Дата	Санитарно-бытовые помещения цеха серого чугуна, Литер Н	Стадия	Лист	Листов
Разработал		Щеглова			11.21.		Р	5	
Проверил		Пузырный			11.21.				
						Водоснабжение. План 4 этажа	ООО "Проф-инженерия"		
Н. контроль		Пузырный			11.21.				

5 этаж

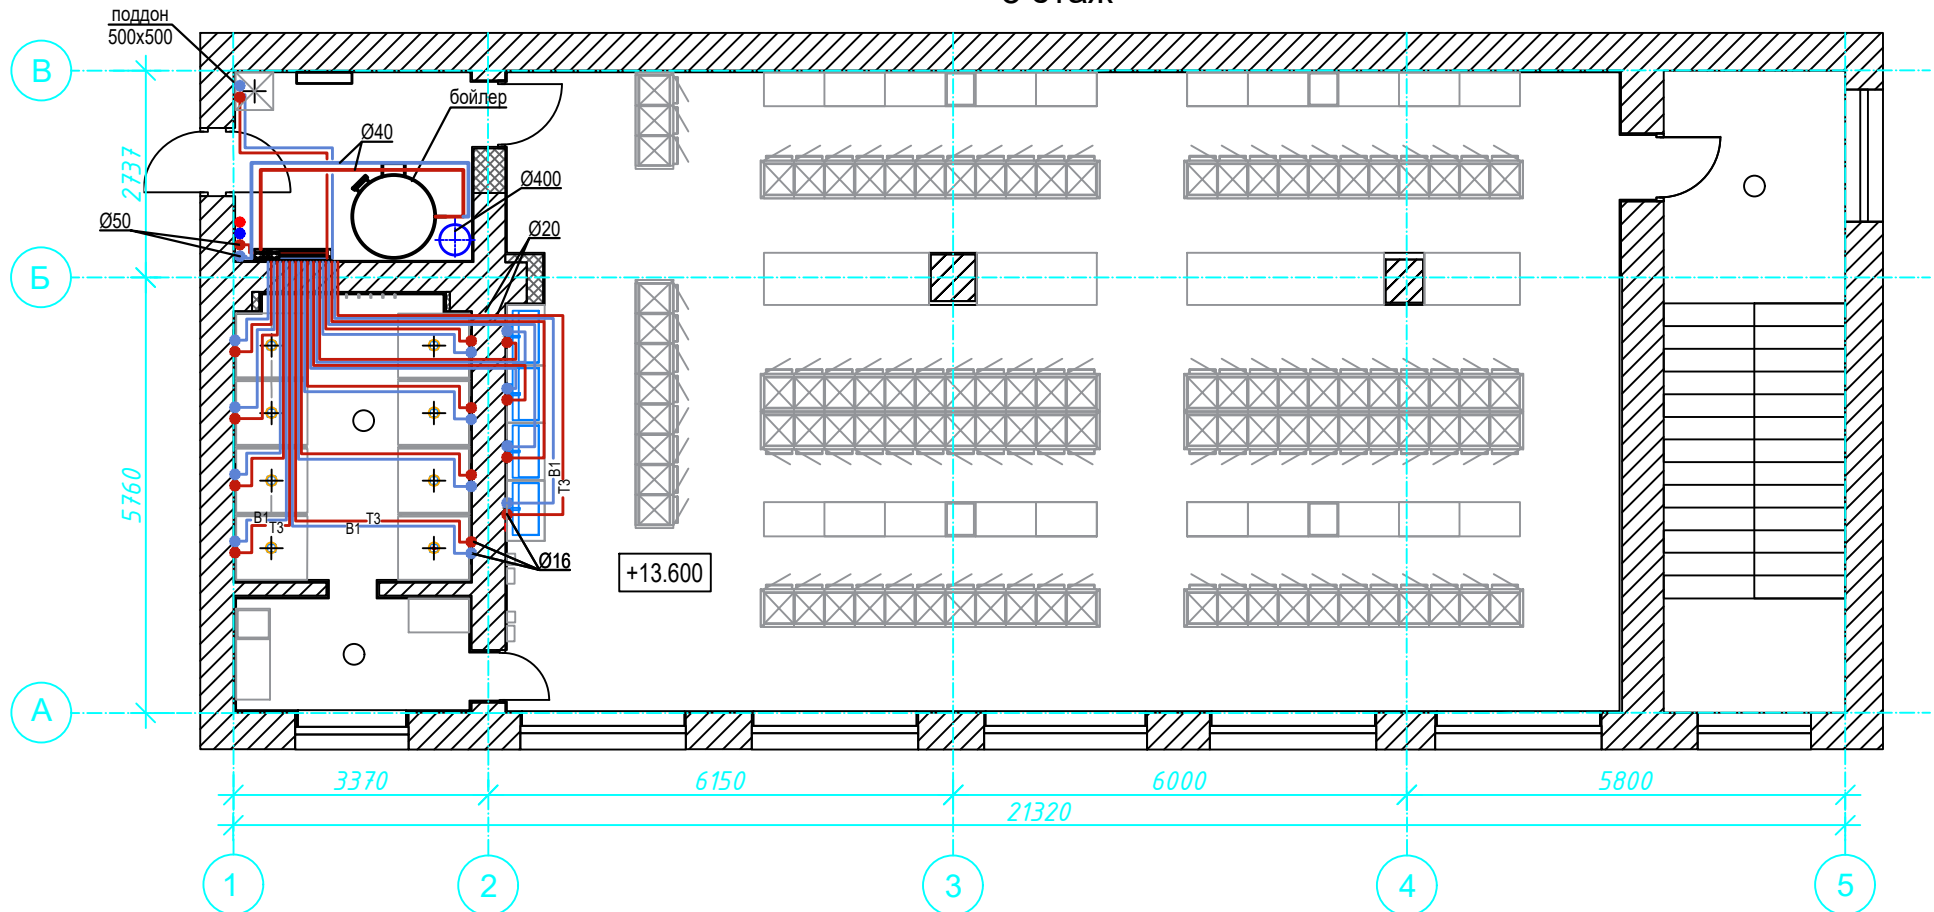


Примечание:
Все трубопроводы проложить в теплоизоляции.
Состав изоляции приведен на листе 2.


						12 -1 - 21 - ВК			
						"Ростовский литейный завод" по адресу г.Ростов-на-Дону, ул.Менжинского, 2д			
Изм.	Кол.уч	Лист	№ док.	Подпись	Дата				
						Санитарно-бытовые помещения цеха серого чугуна, Литер Н	Стадия	Лист	Листов
Разработал	Щеглова				11.21.		Р	6	
Проверил	Пузырный				11.21.	Водоснабжение. План 5 этажа	ООО "Проф-инженерия"		
Н. контроль	Пузырный				11.21.				

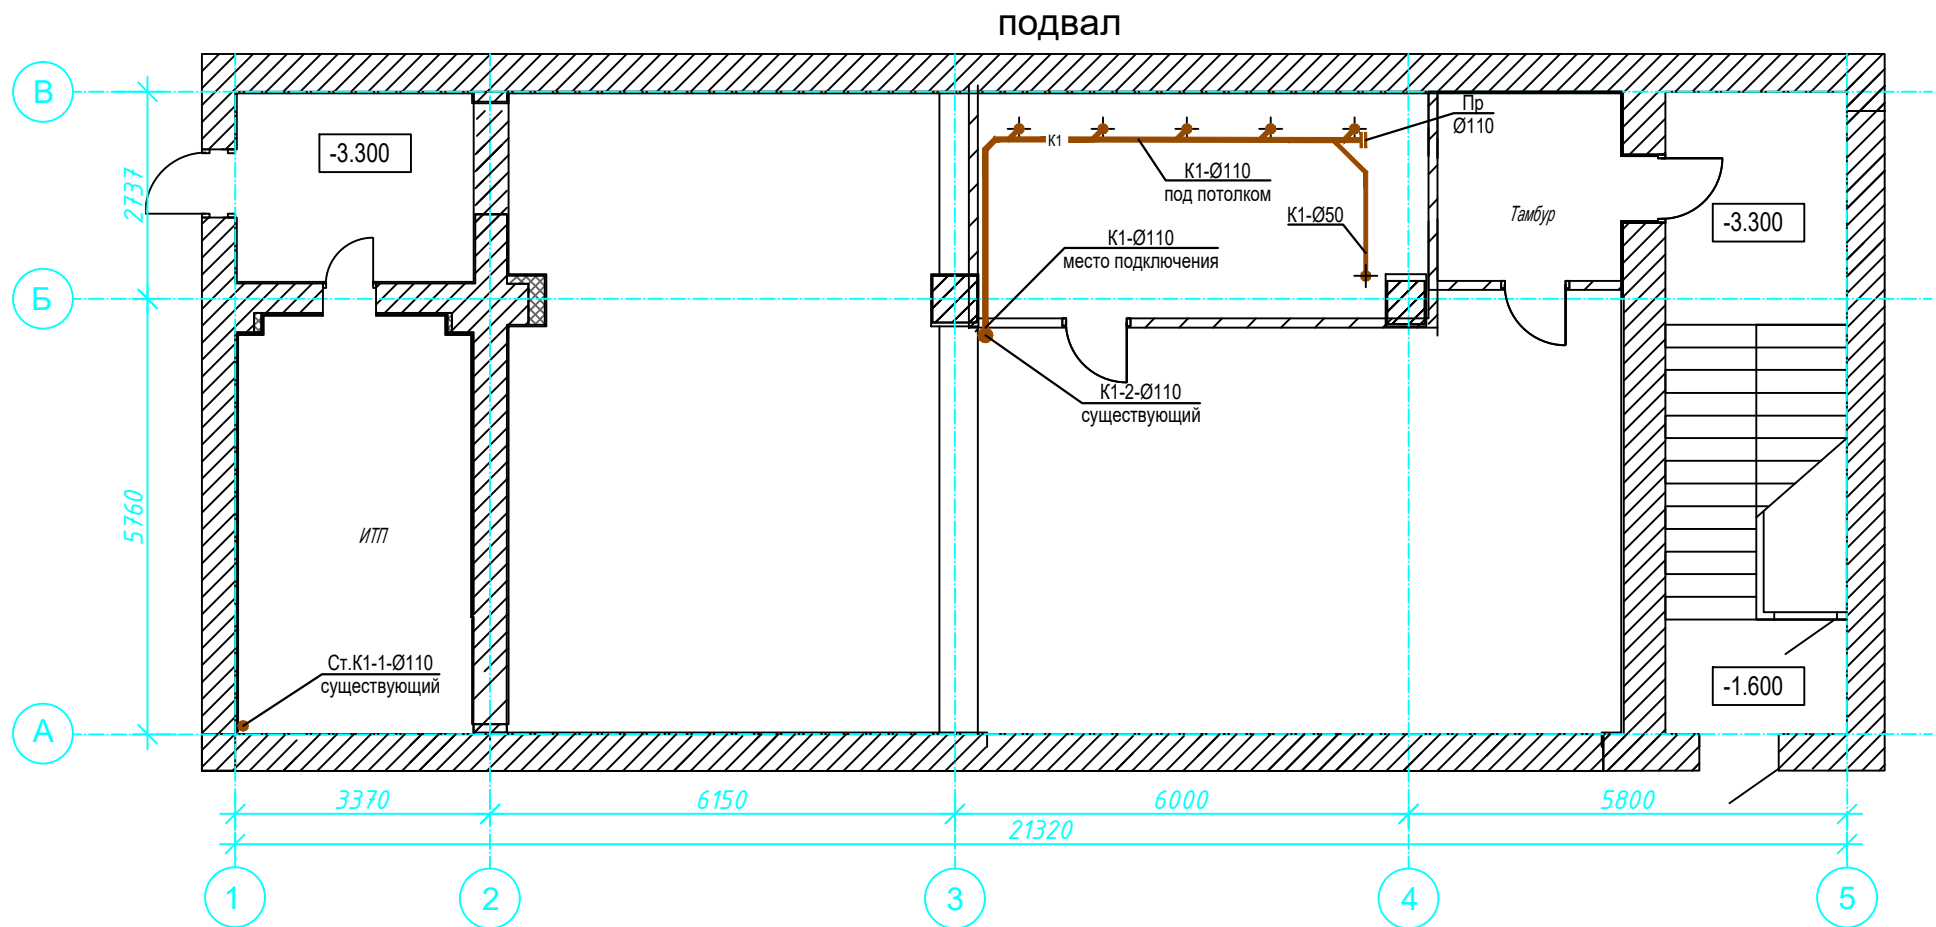


						12 -1 - 21 - ВК		
						"Ростовский литейный завод" по адресу г.Ростов-на-Дону, ул.Менжинского, 2д		
Изм.	Кол.уч	Лист	№ док.	Подпись	Дата	Санитарно-бытовые помещения цеха серого чугуна, Литер Н	Стадия	Лист
Разработал		Щеглова			11.21.		Р	7
Проверил		Пузырный			11.21.	Канализация. План подвала	ООО "Проф-Инженерия"	
Н. контроль		Пузырный			11.21.			

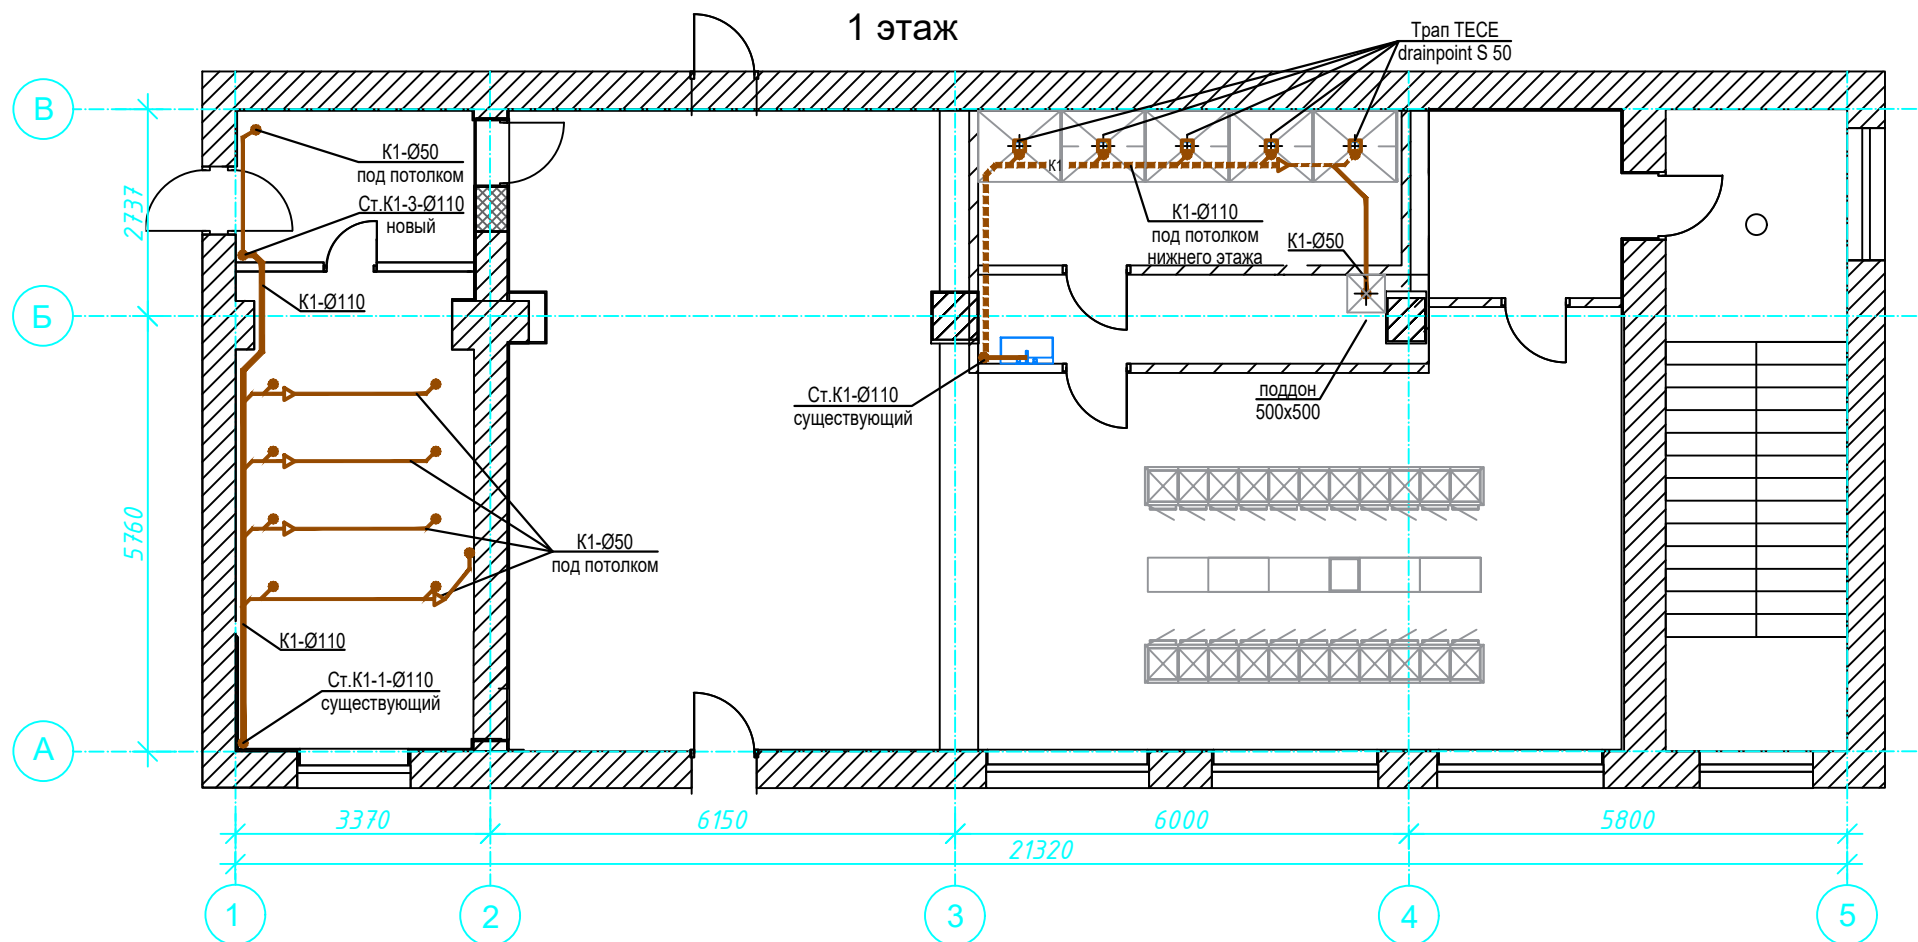


						12 -1 - 21 - ВК			
						"Ростовский литейный завод" по адресу г.Ростов-на-Дону, ул.Менжинского, 2д			
Изм.	Кол.уч	Лист	№ док.	Подпись	Дата				
						Санитарно-бытовые помещения цеха серого чугуна, Литер Н	Стадия	Лист	Листов
Разработал	Щеглова				11.21.		Р	8	
Проверил	Пузырный				11.21.				
						Канализация. План 1 этажа	ООО "Проф-Инженерия"		
Н. контроль	Пузырный				11.21.				

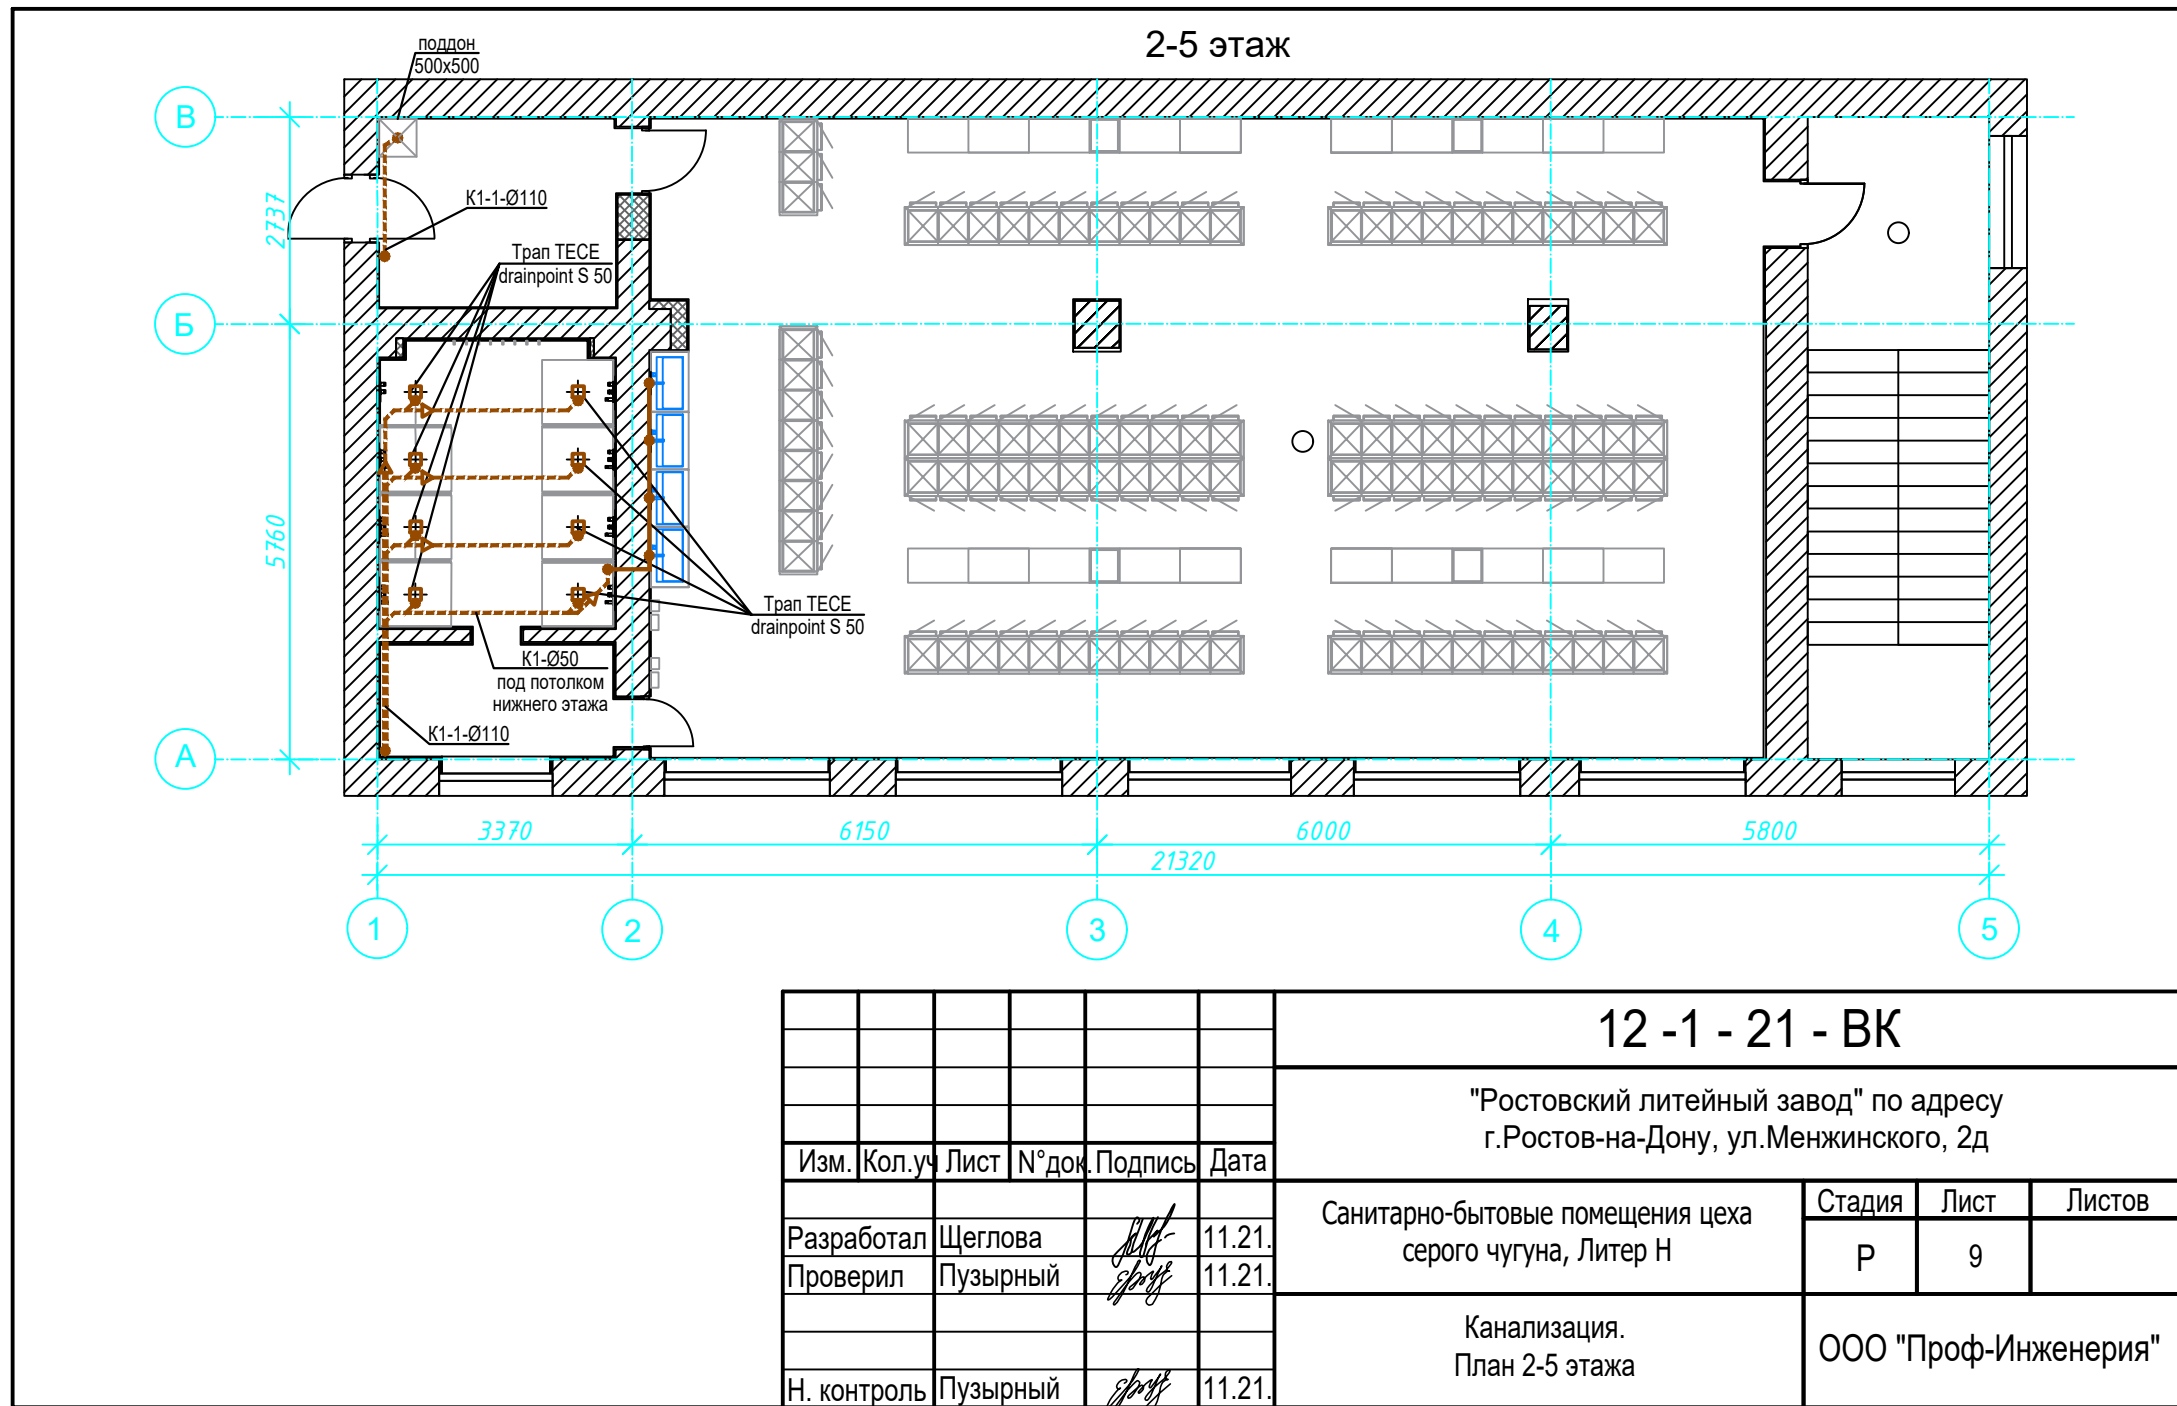

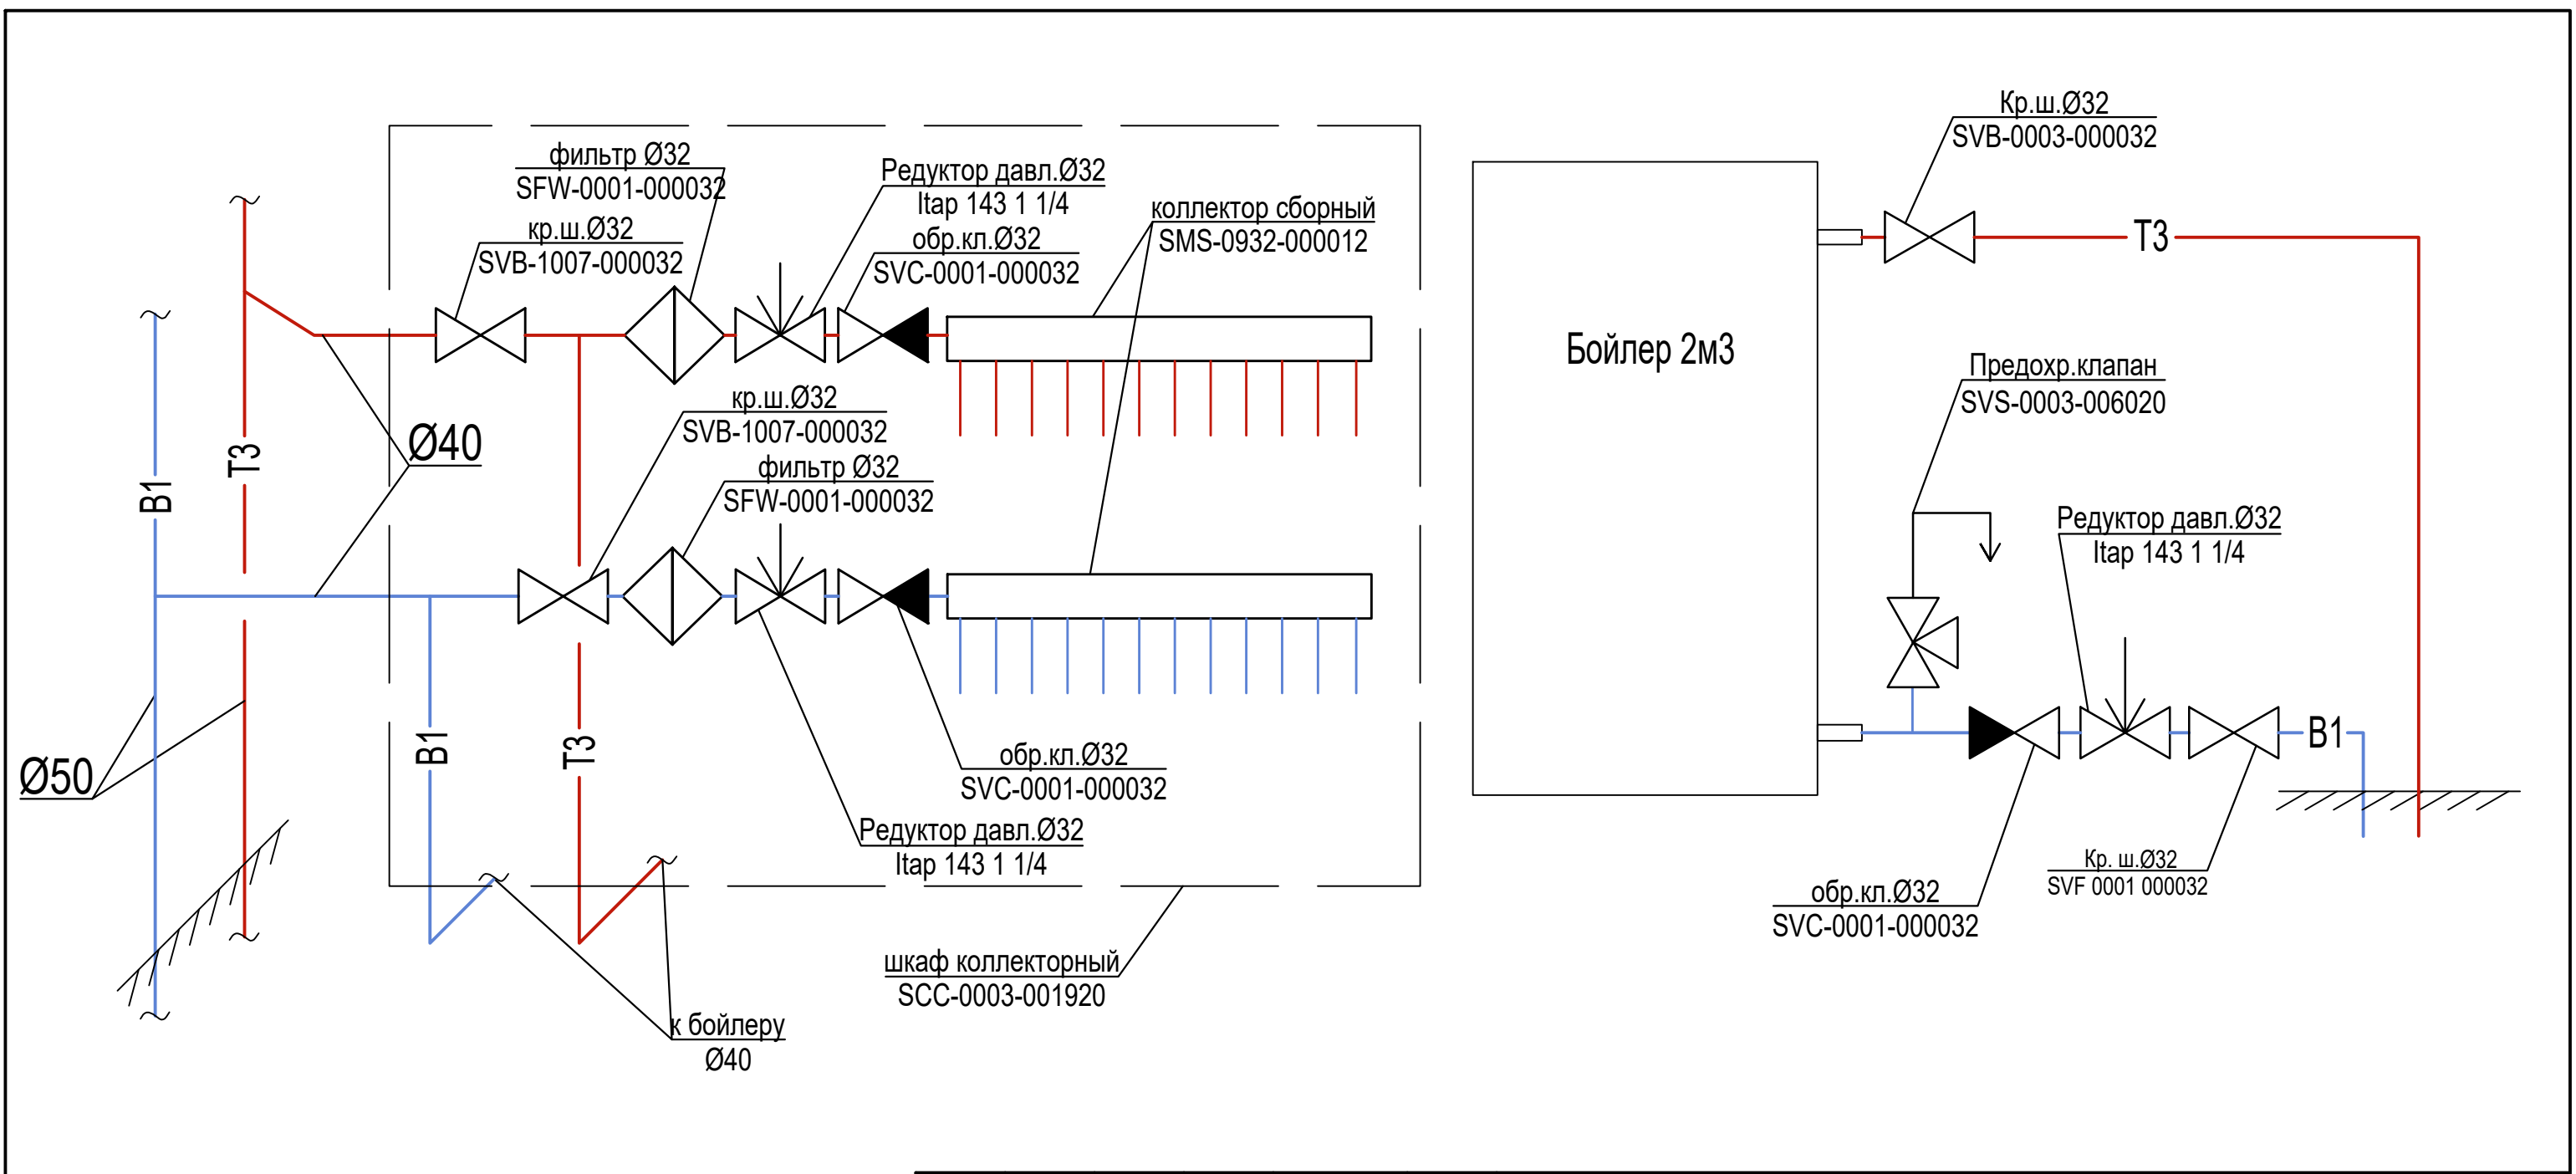


						12 -1 - 21 - ВК			
						"Ростовский литейный завод" по адресу г.Ростов-на-Дону, ул.Менжинского, 2д			
Изм.	Кол.уч	Лист	№ док.	Подпись	Дата	Санитарно-бытовые помещения цеха серого чугуна, Литер Н	Стадия	Лист	Листов
Разработал	Щеглова				11.21.		Р	10	
Проверил	Пузырный				11.21.				
Н. контроль						Принципиальная схема присоединения коллекторного шкафа, бойлера	ООО "Проф-Инженерия"		

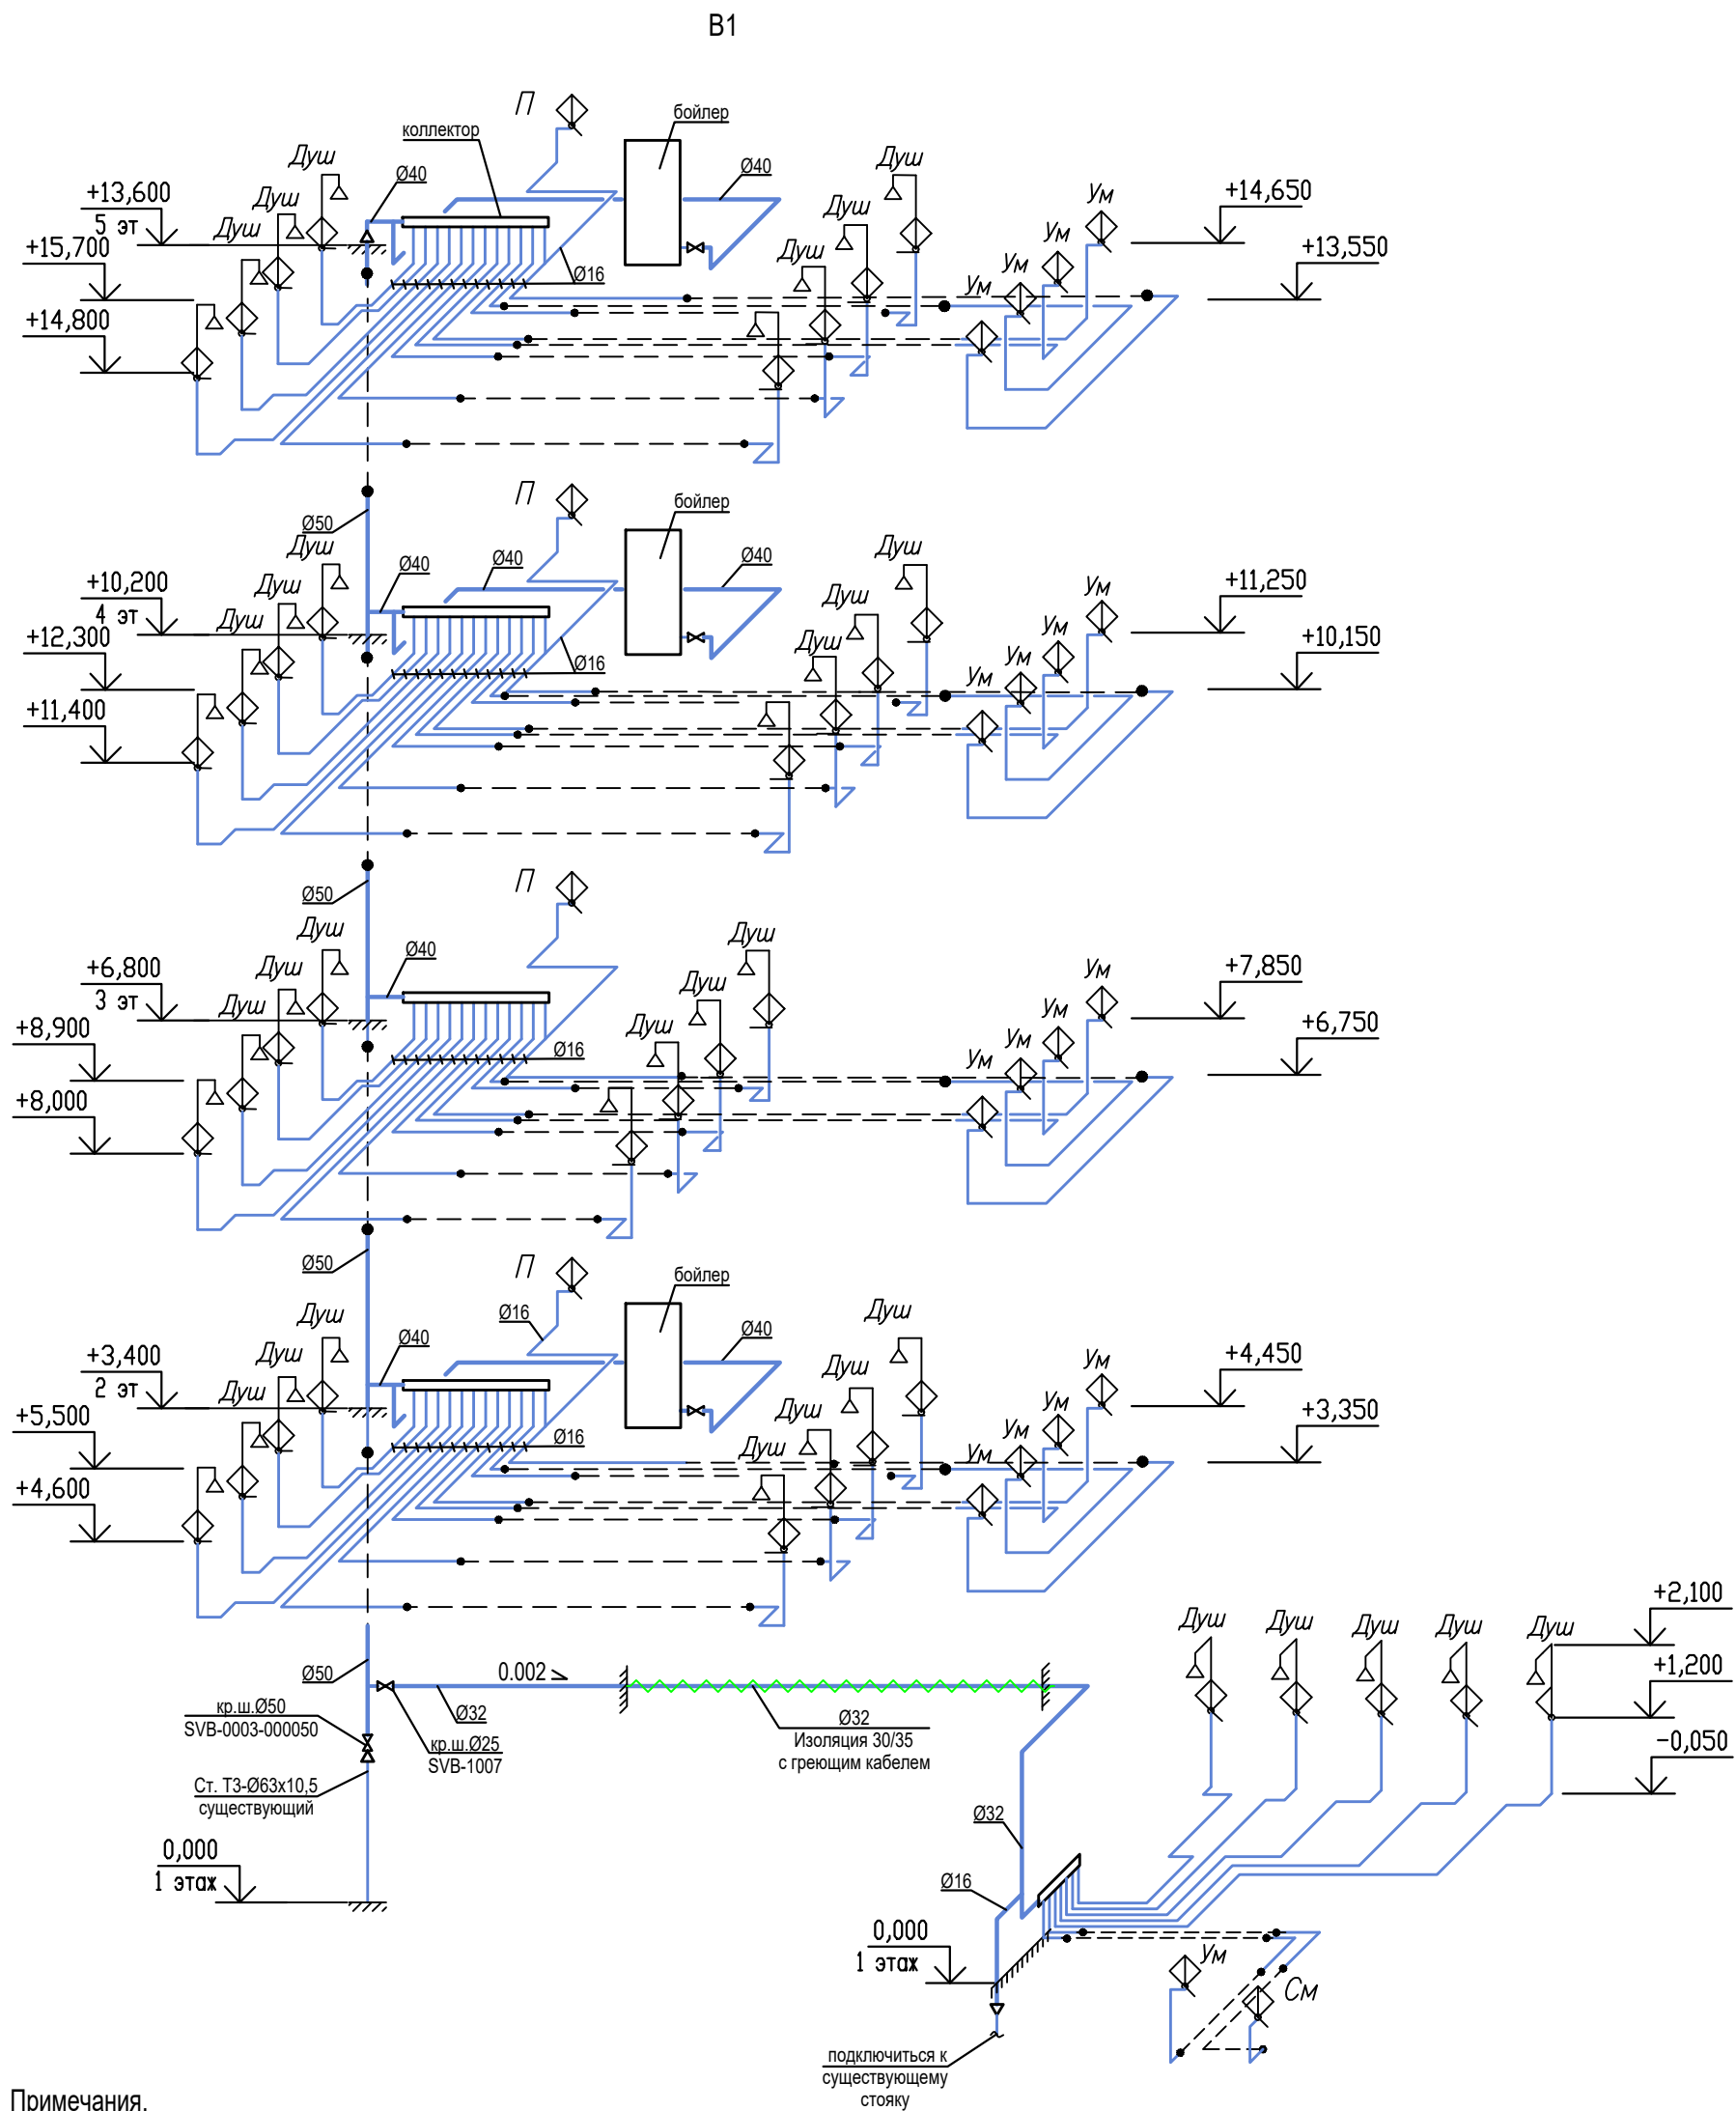

- Примечания.
1. Расстояние между креплениями принять согласно СНиП 3.05.01-85.
 2. Уклон трубопровода составляет 0.002 в сторону спускников.
 3. Все магистральные трубопроводы изолировать от теплопотерь и конденсации влаги трубками K-Flex
 4. Трубопроводы прокладываемые по неотапливаемому гаражу прокладываются в изоляции с кабелем электрообогрева.
 5. Принципиальная схема и обвязка теплообменника см. лист 11

						12 -1 - 21 - ВК			
						"Ростовский литейный завод" по адресу г.Ростов-на-Дону, ул.Менжинского, 2д			
Изм.	Кол.уч	Лист	№ док.	Подпись	Дата	Санитарно-бытовые помещения цеха серого чугуна, Литер Н	Стадия	Лист	Листов
Разработал		Щеглова			11.21.		Р	11	
Проверил		Пузырный			11.21.				
						Схемы систем В1	ООО "Проф-Инженерия"		
Н. контроль		Пузырный			11.21.				

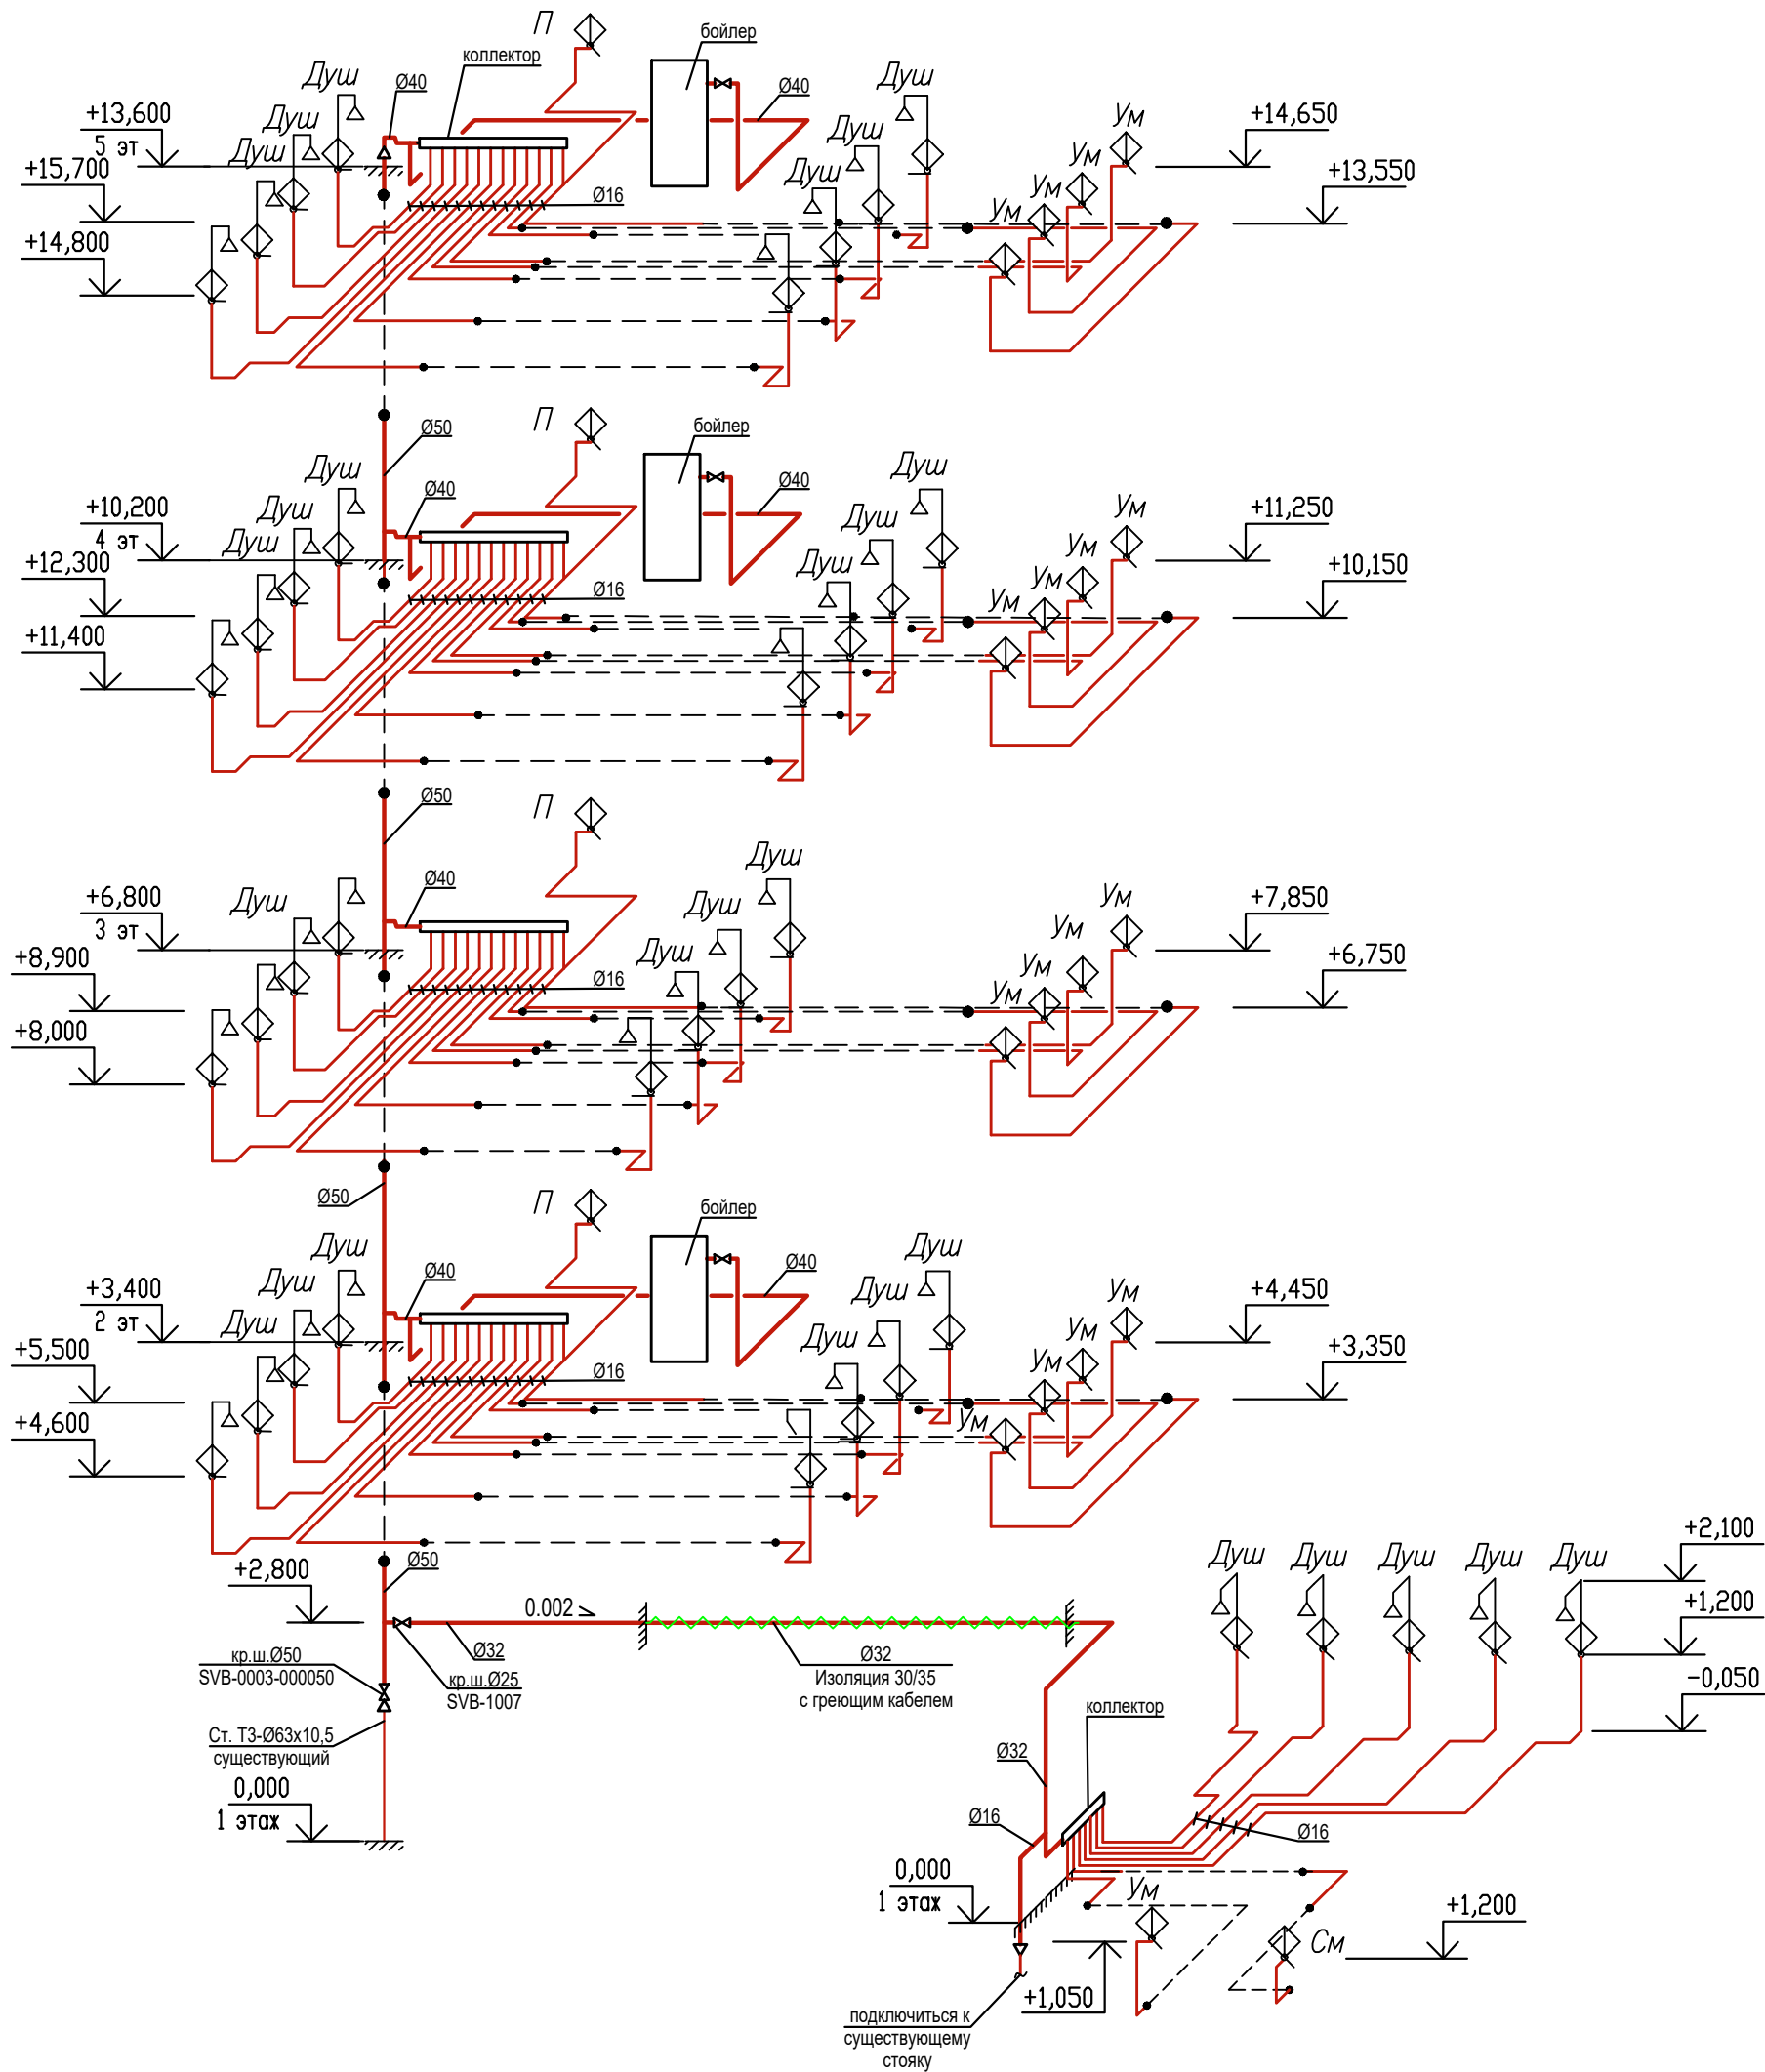


Примечания.

1. Расстояние между креплениями принять согласно СНиП 3.05.01-85.
2. Уклон трубопровода составляет 0.002 в сторону спускников.
3. Все магистральные трубопроводы изолировать от теплопотерь и конденсации влаги трубками K-Flex
4. Трубопроводы прокладываемые по неотапливаемому гаражу прокладываются в изоляции с кабелем электрообогрева.
5. Принципиальная схема и обвязка бойлера см. лист 11

						12 -1 - 21 - ВК			
						"Ростовский литейный завод" по адресу г.Ростов-на-Дону, ул.Менжинского, 2д			
Изм.	Кол.уч	Лист	№ док.	Подпись	Дата	Санитарно-бытовые помещения цеха серого чугуна, Литер Н	Стадия	Лист	Листов
Разработал	Щеглова				11.21.		Р	12	
Проверил	Пузырный				11.21.				
						Схемы систем Т3	ООО "Проф-Инженерия"		
Н. контроль	Пузырный				11.21.				

K1

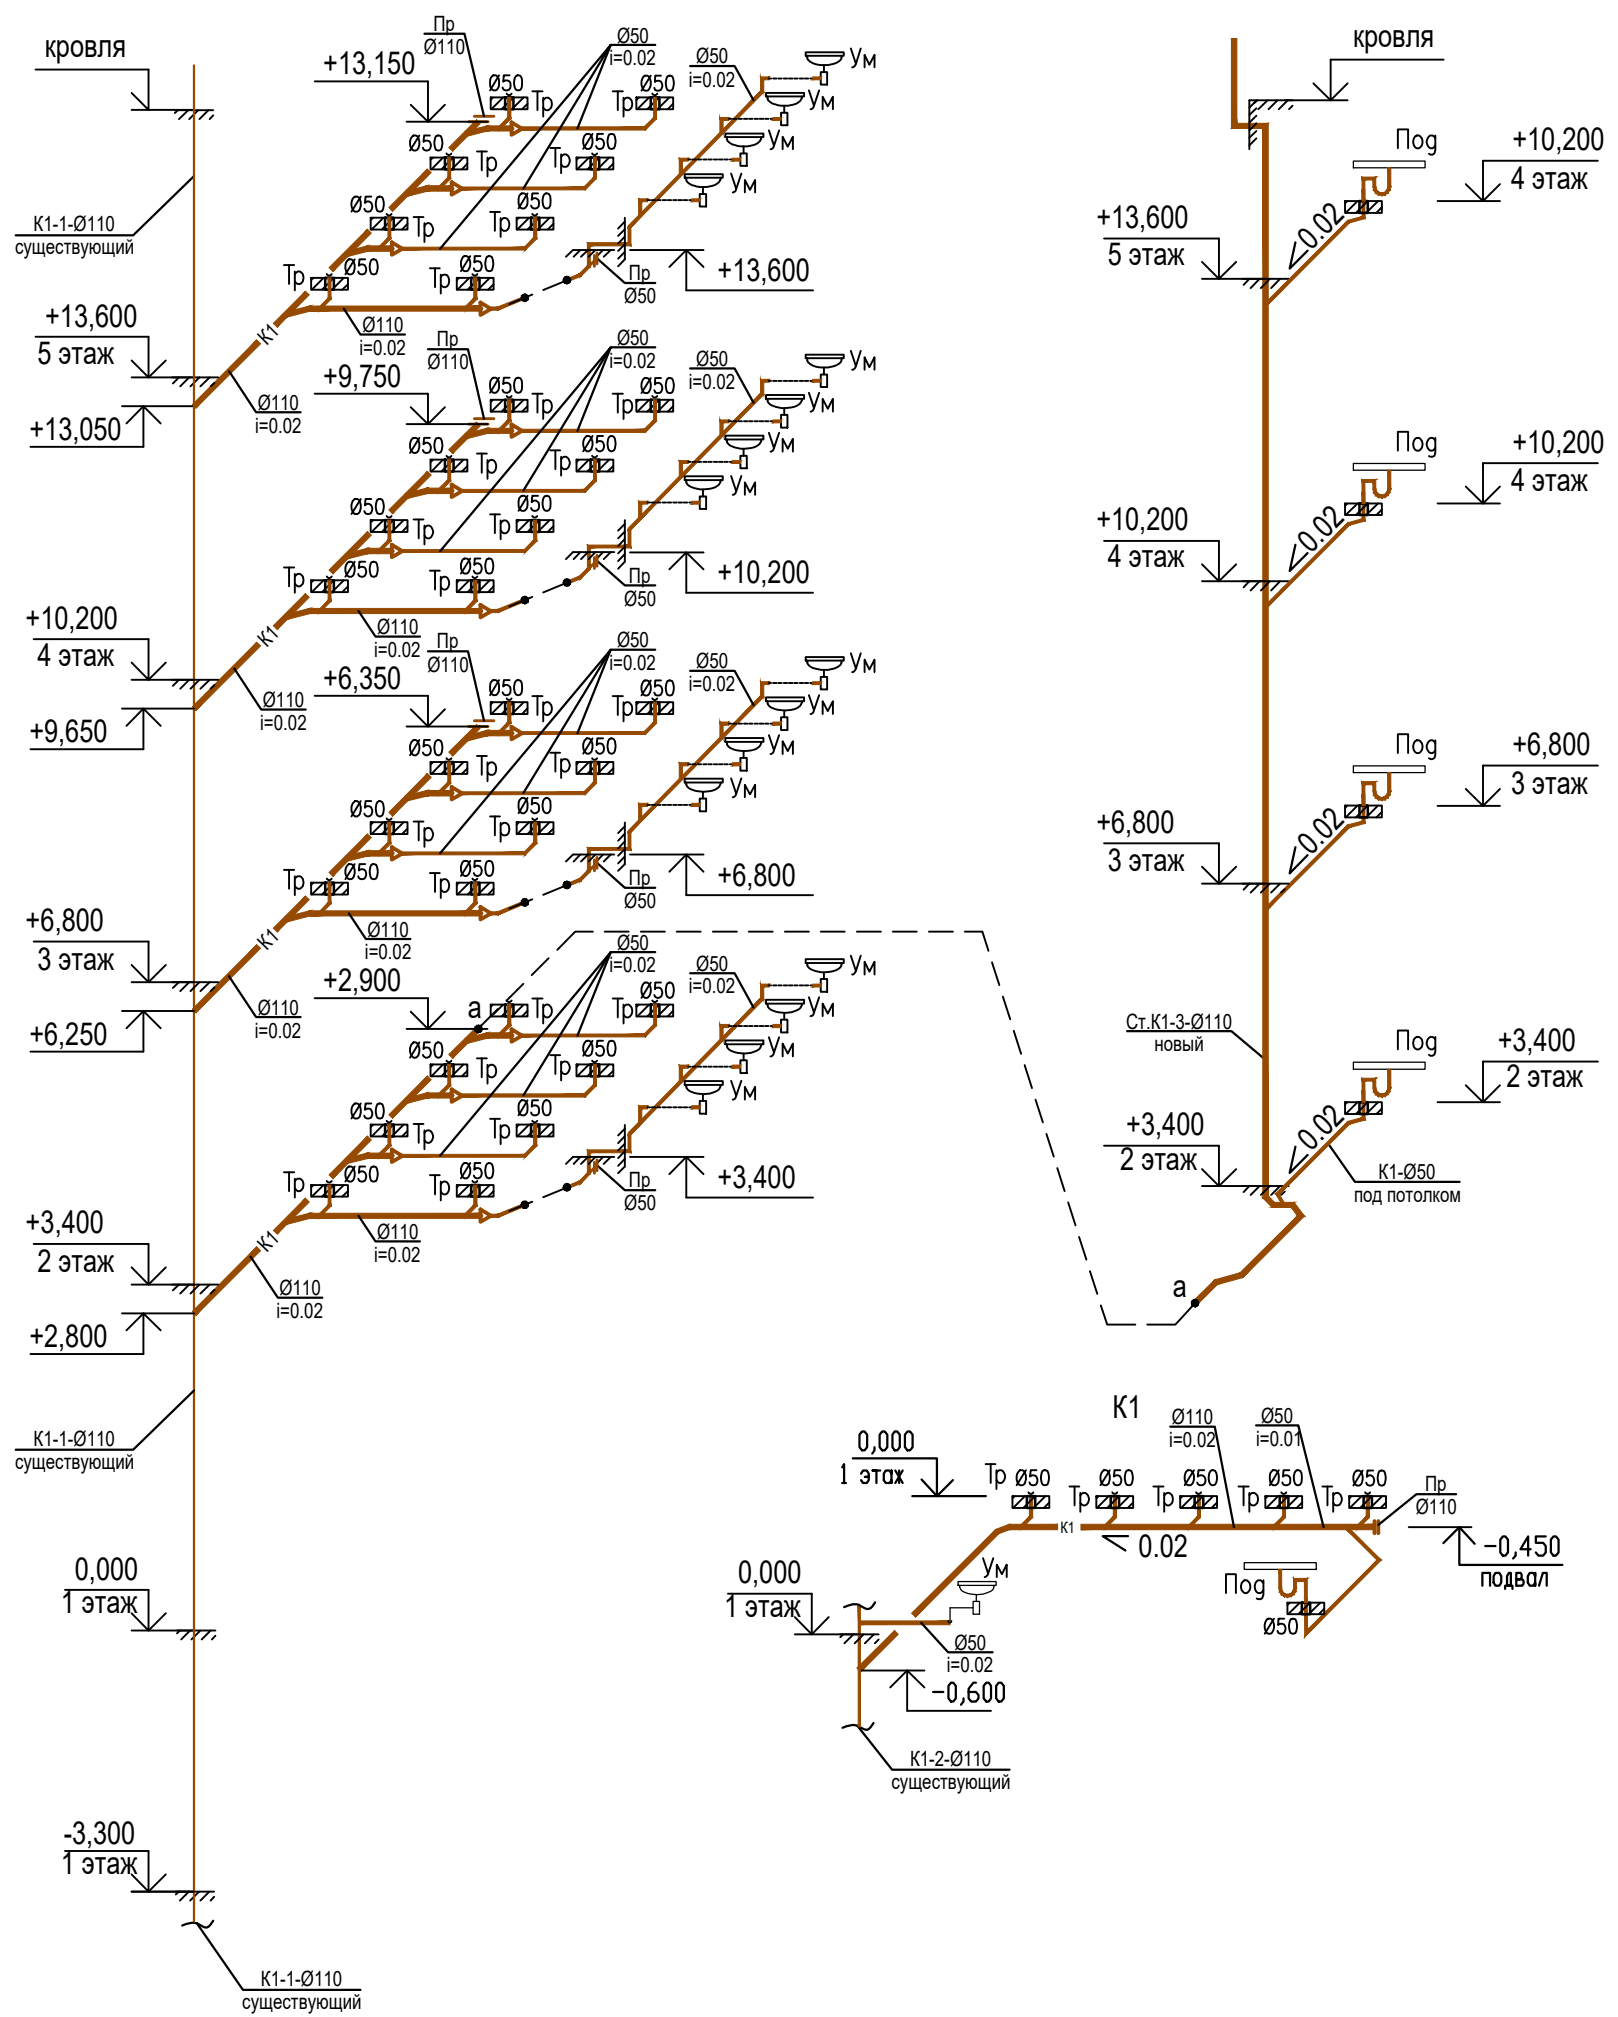

						12 -1 - 21 - ВК		
						"Ростовский литейный завод" по адресу г.Ростов-на-Дону, ул.Менжинского, 2д		
Изм.	Кол.уч	Лист	№ док.	Подпись	Дата	Санитарно-бытовые помещения цеха серого чугуна, Литер Н	Стадия	Лист
Разработал	Щеглова				11.21.		Р	13
Проверил	Пузырный				11.21.	Схемы систем К1	ООО "Проф-Инженерия"	
Н. контроль	Пузырный				11.21.			

Позиция		Наименование и техническая характеристика	Тип, марка, обозначение документа, опросного листа	Код оборудо- вания, изделия, материала	Завод-изготовитель	Единица измерения	Коли- чество	Масса, единицы, кг	Примечание
1		2	3	4	5	6	7	8	9
		Пресс-втулка для универсал. многослойной трубы 50	734 550		"TECE"	шт	32		
13		Сгон прямой разъемный латунный ВР/НР Ду40				шт	6		
		то же Ду32				шт	8		
14		Тройник латунный ВР-ВР-ВР Ду40				шт	3		
		то же Ду32				шт	16		
15		Ниппель переходной НР-НР 3/4"-1 1/2"				шт	6		
		то же 1 "-1 1/4"				шт	16		
		то же 1 1/4"-1 1/2"				шт	6		
16		Ниппель НР-НР 1 "				шт	16		
		то же 1 1/4"				шт	60		
17		Футорка ВР-НР 1 1/4"-1 1/2"				шт	6		
		Тепловая изоляция - трубки (для прокладки в конструкции полов)							
		для труб Ø16x2,2	C-18 Thermacompact IS		"Thermaflex"	п.м.	900		толщ. изоляции 6мм
		то же, для труб Ø32x3,0	C-35 Thermacompact IS		"_"		50		толщ. изоляции 6мм
		то же, для труб Ø40x4,0	E-42 Thermacompact IS		"_"	п.м.	80		толщ. изоляции 9мм
		то же, для труб Ø50x4,0	ThermaSmart Pro J-54			п.м.	30		толщ. изоляции 13мм
		Цилиндр навивной кашированный фольгой Ø32x3,0	ROCKWOOL 100 35x30 кф		"ROCKWOOL"	п.м.	16		
		Кабель Thermalint 8 м			"Thermaflex"	шт	2		
		Стальные конструкции для крепления трубопроводов				кг	40,00		
		<u>Демонтаж водопровода</u>							
		Трубопровод из полипропиленовых труб до Ø63				п.м.	320		
Примечание. Количество и тип фитингов уточнить при монтаже.									
					изм.	кол.уч.	лист	N док.	подпись
									дата
12 -1 - 21 - ВК .CO								лист	3

